

Nº	COR	ESP.	PENA
01	0.1	7	
02	0.2	7	
03	0.3	7	
04	0.4	7	
05	0.5	7	
06	0.6	7	
07	0.1	7	
08	0.1	7	
09	0.1	7	
10	0.2	10	
12	0.2	12	
24	0.2	24	
40	0.2	40	
50	0.2	50	
82	0.15	82	
84	0.2	84	
86	0.2	86	
88	0.2	88	
90	0.2	90	
122	0.15	122	
124	0.2	124	
140	0.2	140	
194	0.2	194	
204	0.15	204	
251	0.2	7	
254	0.2	254	



1502 ANGRA DOS REIS 1836


PREFEITURA MUNICIPAL DE ANGRA DOS REIS
SECRETARIA DE URBANIZAÇÃO, PARQUES E JARDINS


PROJETO ILUMINAÇÃO ENTORNO DO PARQUINHO		LOCAL BANQUETA	
TÍTULO DO DESENHO PLANTA BAIXA		AUTOR DO PROJETO João Pedro Peixoto	
REVISÃO DO PROJETO	APROVAÇÃO DO PROJETO	APROVAÇÃO DA OBRA	ESCALA 1/125
			DESENHO João Peixoto


DATA
SETEMBRO / 2025

ELÉTRICA BANQUETA 01


única

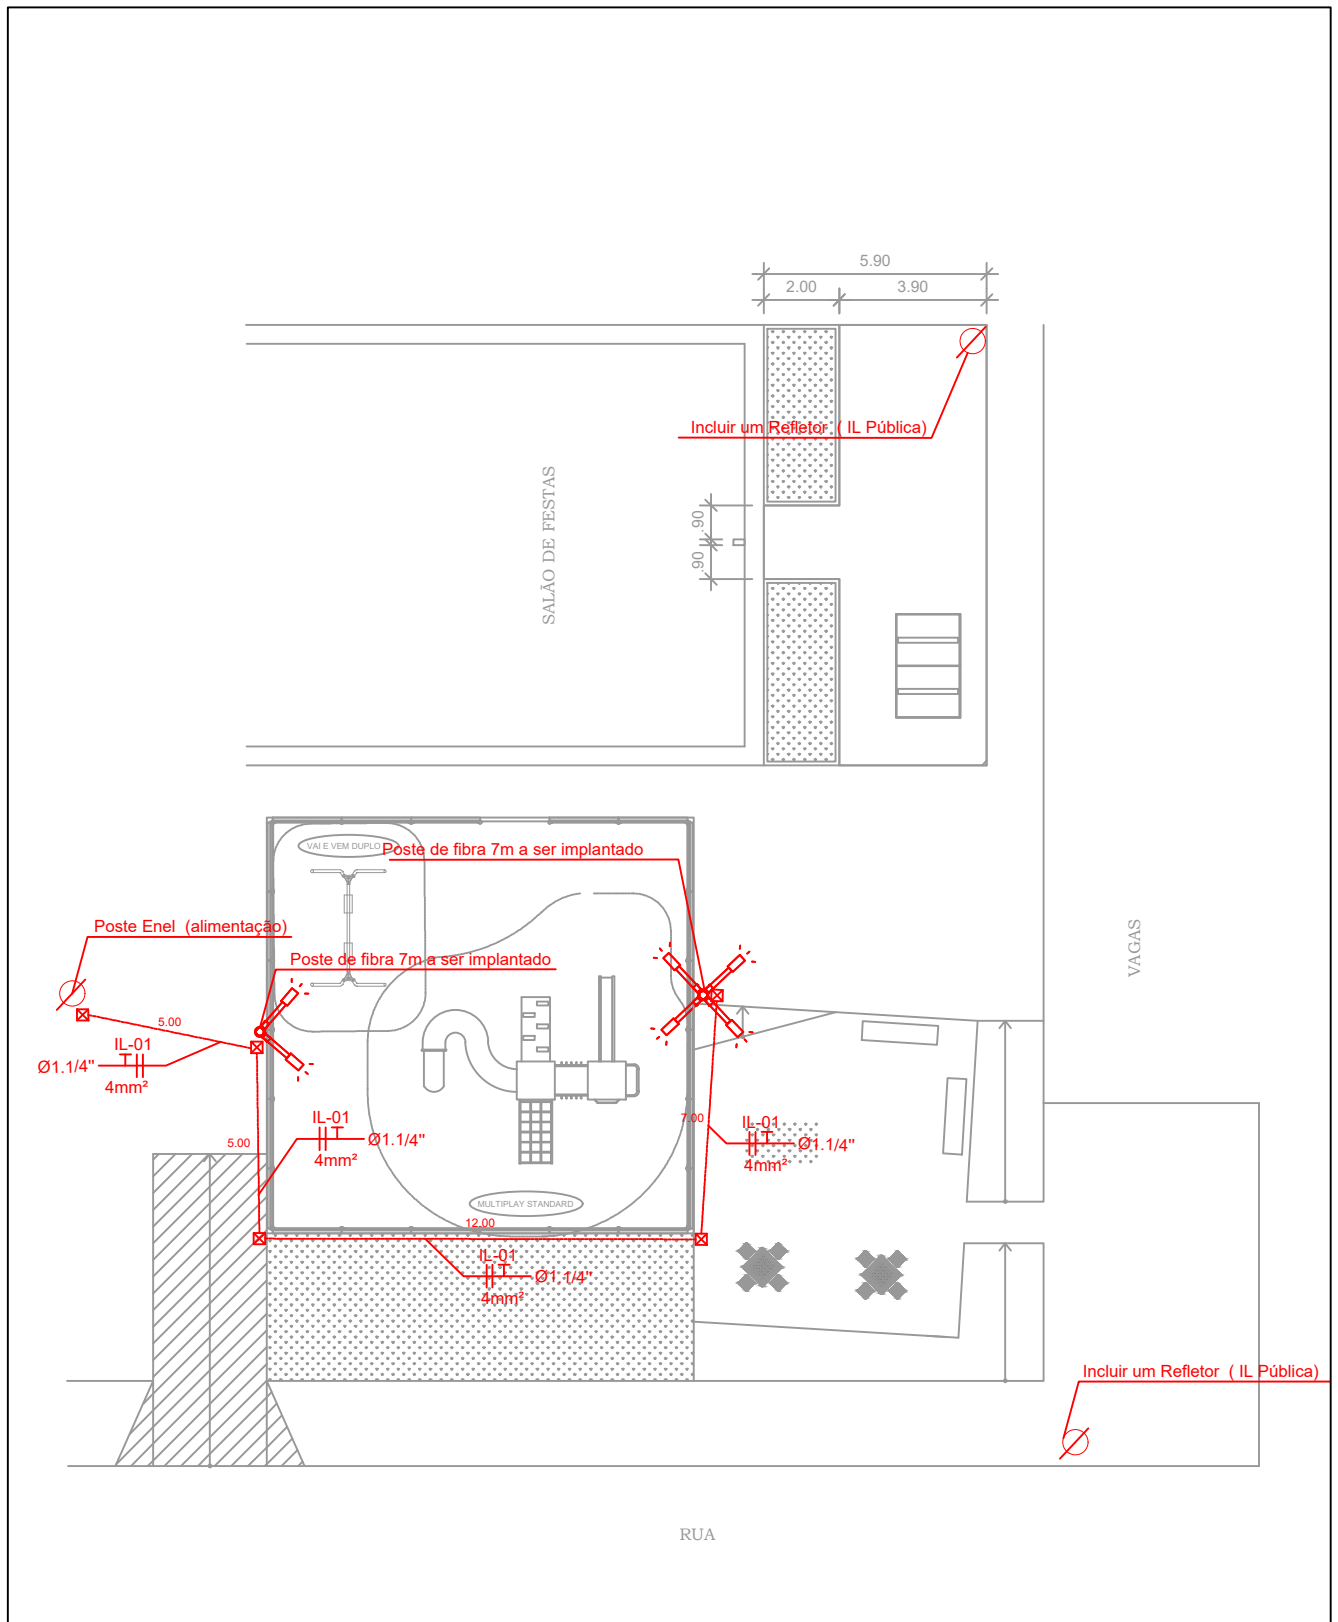


				PREFEITURA MUNICIPAL DE ANGRA DOS REIS SECRETARIA DE URBANIZAÇÃO, PARQUES E JARDINS			
				PROJETO ILUMINAÇÃO DO ENTORNO		LOCAL COND. BANQUETA	
TÍTULO DO DESENHO PLANTA BAIXA			AUTOR DO PROJETO João Pedro Peixoto				
REVISÃO DO PROJETO	APROVAÇÃO DO PROJETO	APROVAÇÃO DA OBRA		ESCALA 1/200			
				DESENHO João Peixoto			
DATA AGOSTO / 2025		ELÉTRICA BANQUETA 02		única			

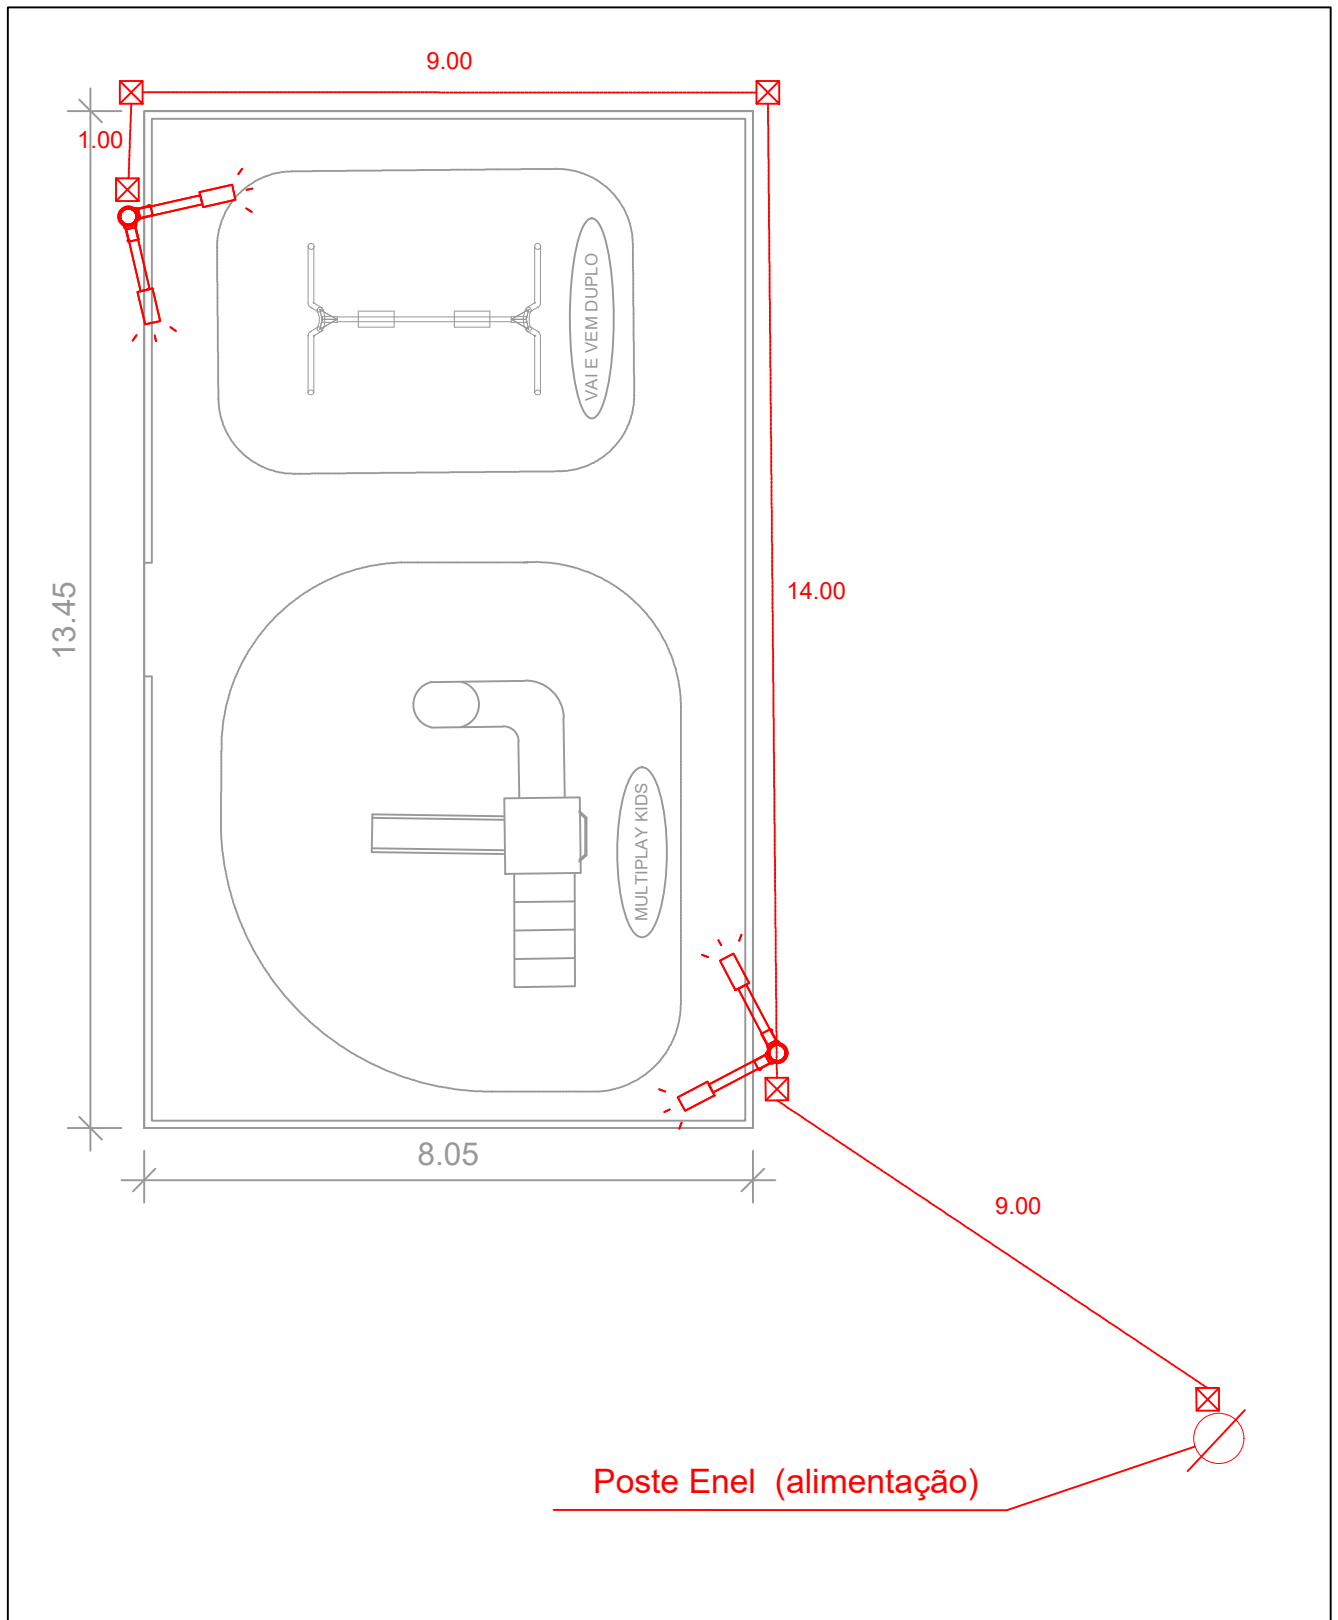

Poste Enel (alimentação)

	PREFEITURA MUNICIPAL DE ANGRA DOS REIS SECRETARIA DE URBANIZAÇÃO, PARQUES E JARDINS			
	PROJETO ILUMINAÇÃO DO ENTORNO		LOCAL COND. BANQUETA	
	TÍTULO DO DESENHO PLANTA BAIXA		AUTOR DO PROJETO João Pedro Peixoto	
	REVISÃO DO PROJETO	APROVAÇÃO DO PROJETO	APROVAÇÃO DA OBRA	ESCALA 1/100 DESENHO João Peixoto
DATA AGOSTO / 2025	ELÉTRICA BANQUETA 03		única	

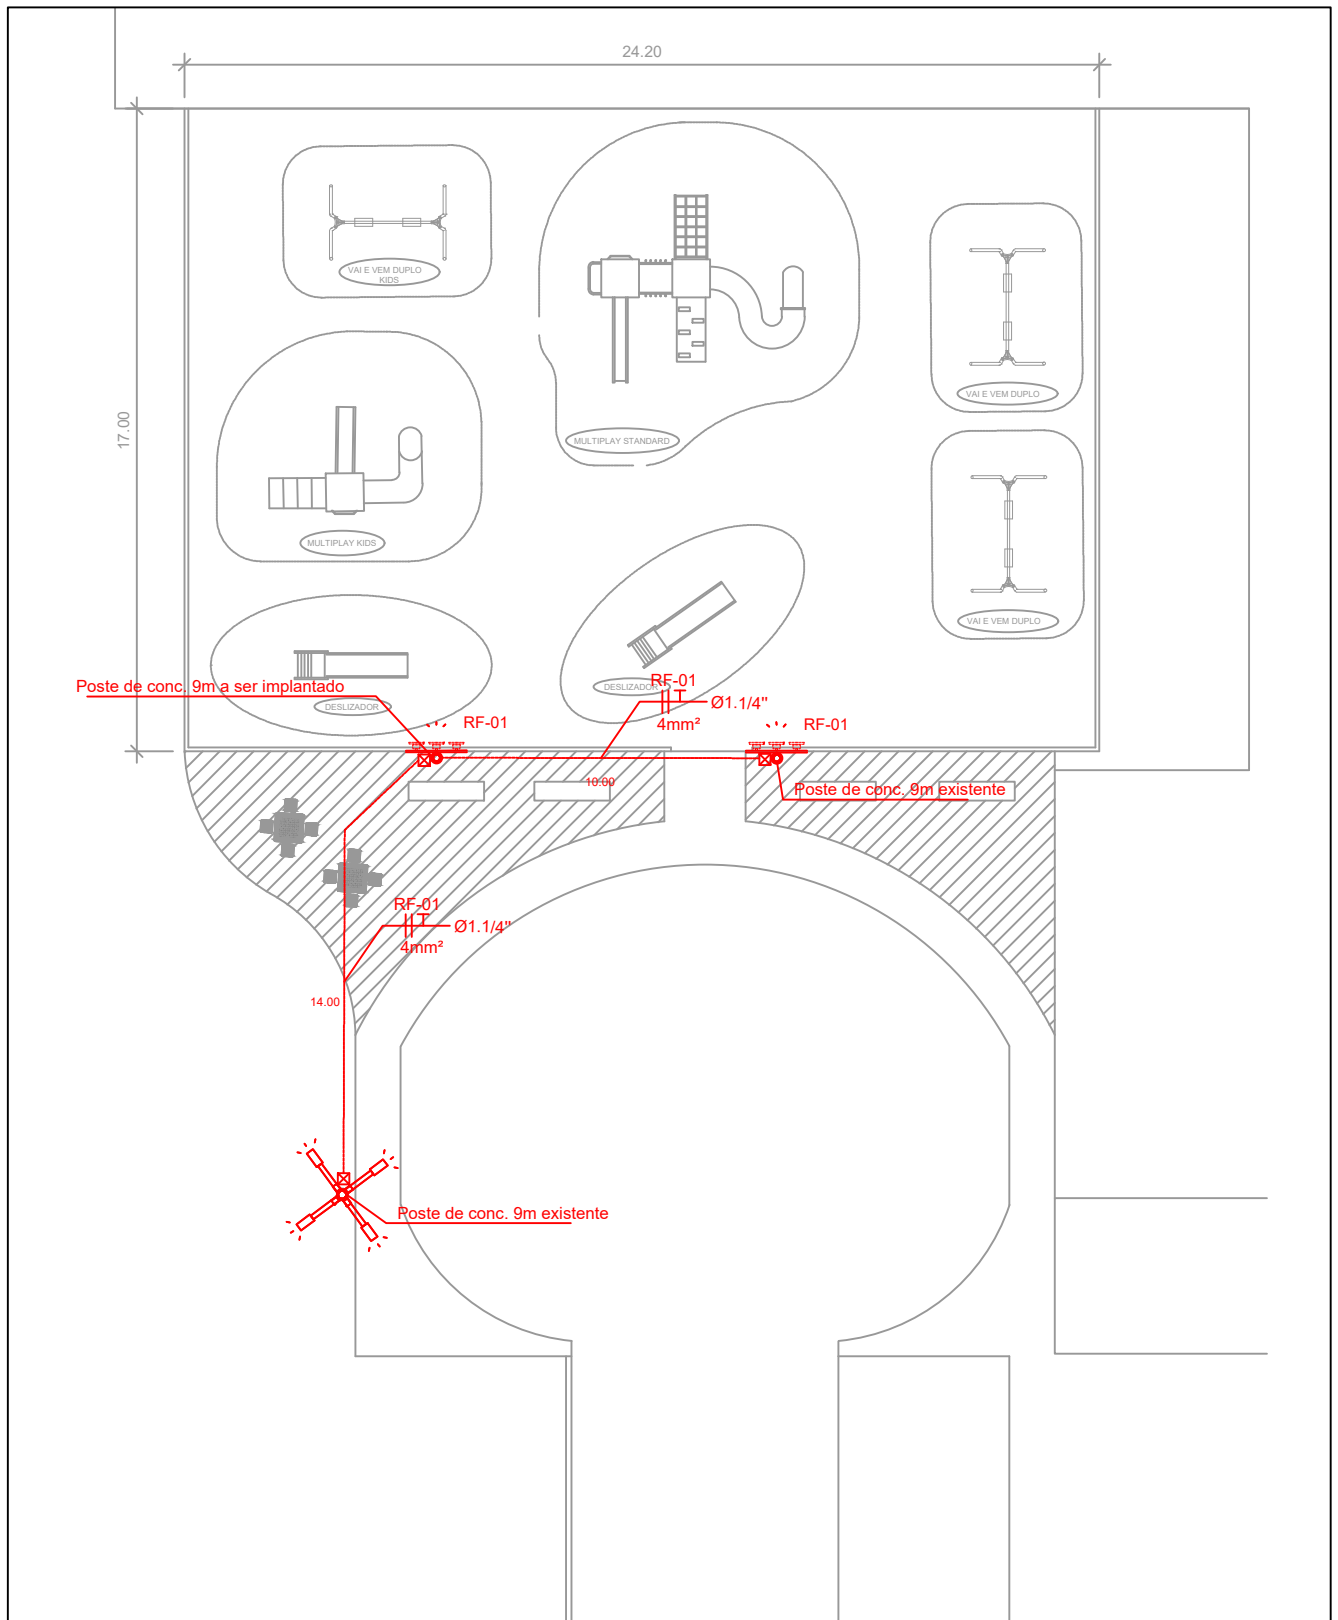

PREFEITURA MUNICIPAL DE ANGRA DOS REIS
SECRETARIA DE URBANIZAÇÃO, PARQUES E JARDINS

PROJETO PROJETO ELÉTRICO		LOCAL COND. UPA	
TÍTULO DO DESENHO PLANTA BAIXA		AUTOR DO PROJETO João Pedro Peixoto	
REVISÃO DO PROJETO	APROVAÇÃO DO PROJETO	APROVAÇÃO DA OBRA	ESCALA 1/200
			DESENHO João Peixoto

DATA

SETEMBRO / 2025

ELÉTRICA UPA BELEM

única